


LEGENDA	
	CAIXA DE INSPEÇÃO ESDOTO SIMPLIS
	CAIXA DE PASSADIA
	CAIXA DE GORDURA
	CAIXA SIFONADA
	REBOCALO
	BONINA DE REDUÇÃO LINHA
	CHAVEIRO COLETIVO
	CHAVEIRO RESIDENCIAL
	ACUADO 45
	ACUADO 90
	ACUADO 90 - COLUNA
	ABRIGO SABOES
	LAVATÓRIO RESIDENCIAL COM SIFAO
	LAVATÓRIO DE USO GERAL
	PIA DE COZINHA RESIDENCIAL COM SIFAO 40mm
	RAMAL DE VENTILAÇÃO
	TANQUE DE LAVAR 90 40mm
	TE 45
	TE 90
	TE SANITARIO
	VAO SANITARIO COM 90º
	TERMINAL DE VENTILAÇÃO - COLUNA

FNDE Fundo Nacional de Desenvolvimento Educacional
GOVERNO FEDERAL
BRASIL
 Ministério da Educação
 PATRIA EDUCADORA

PROJETO PADRÃO - FNDE
 PROPRIETÁRIO: :
 ENDEREÇO:
 MUNICÍPIO - UF:
 PROPRIETÁRIO:
 RESP. TÉCNICO: CREA
 AUTOR DO PROJETO: CAU
 DUFFO: CREA
 RA

OBSERVAÇÕES:
PROJETO EXECUTIVO

PROGRAMA PROINFÂNCIA - PROJETO TIPO 1
PROJETO DE INSTALÇÕES
 COORDENAÇÃO: COGEST - Coordenação Geral de Infraestrutura Educacional
 LANCAMENTO DA REDE SANITÁRIA
HEG
 REVISÃO: R.00
 ESCALA: 1/75
 DATA EMISSÃO: 20/02/2015
 PÁGINA: 01/07
 FORMATO: (684x1050)

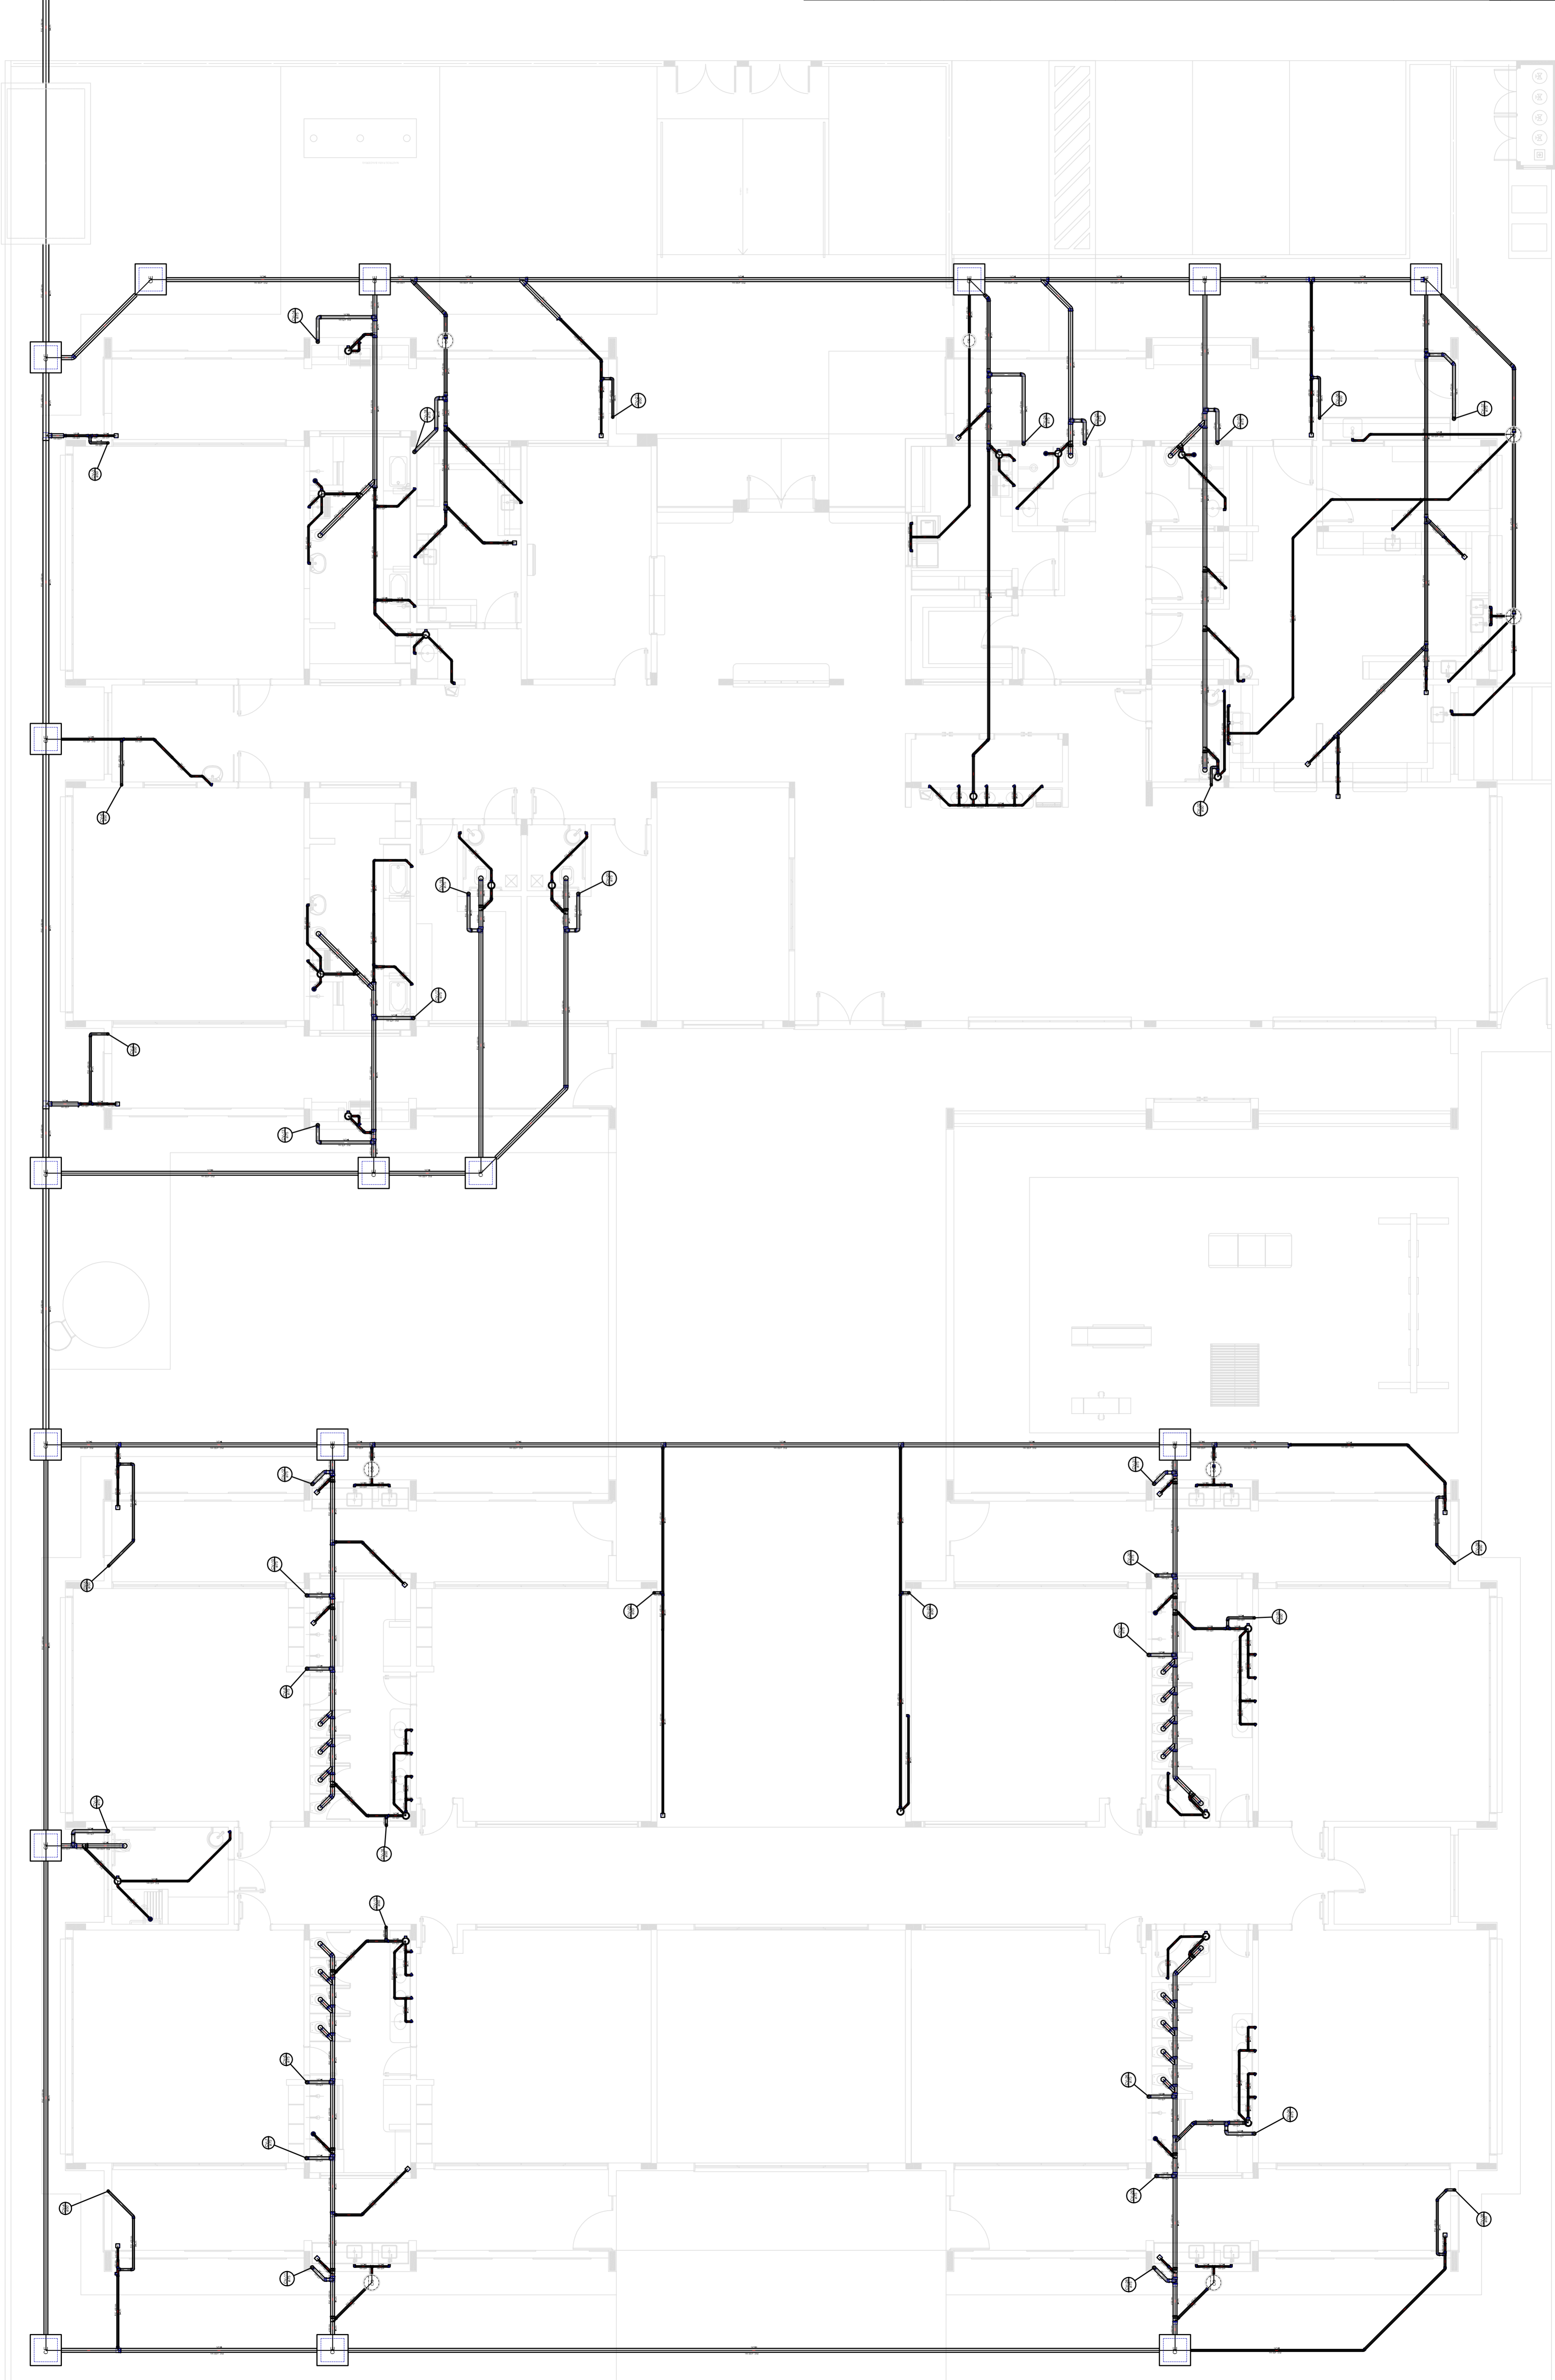

1 PLANTA BAIXA
 ESCALA 1/75