


LEGENDA	
	Refletor LED 400w h = 12m 02 UNIDADES
	Quadro de distribuição 01 UNIDADE


### Quadro de Cargas (QD)

Circuito	Descrição	Pot. total (W)	Fase	Seção (mm <sup>2</sup> )	Disj (A)
a	Luminárias em poste tipo torre	4800	R	4,0	20
b	Reserva	200	T	2,5	20
<b>TOTAL</b>		<b>5.000</b>	<b>R</b>	<b>10,0</b>	<b>40</b>

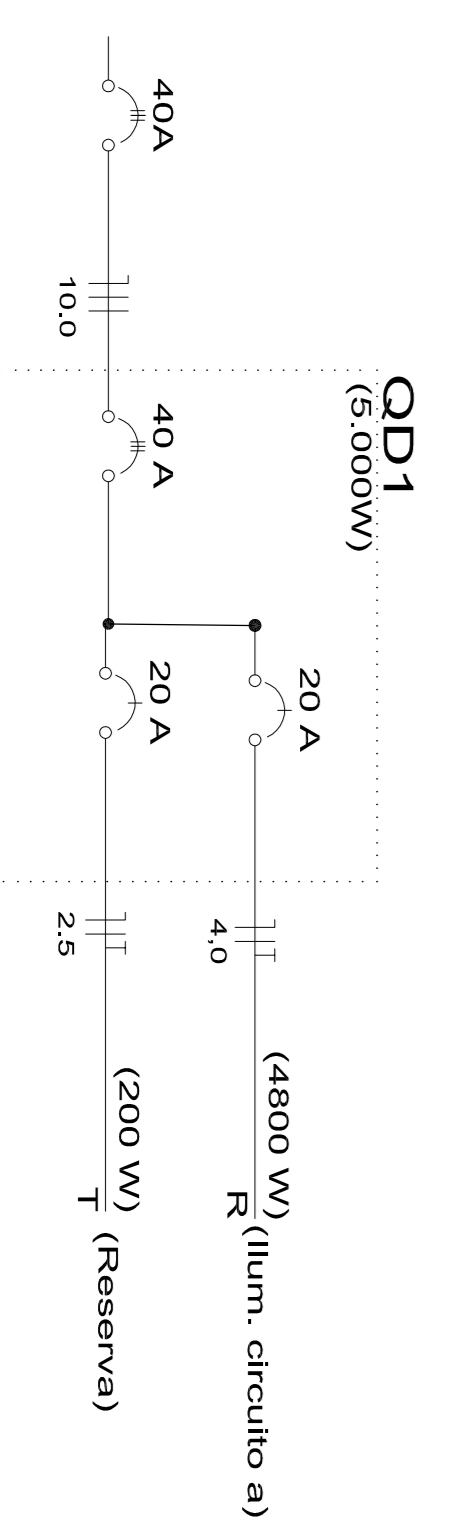

PLANTA ELÉTRICO  
ESCALA 1/250

DIAGRAMA UNIFILAR

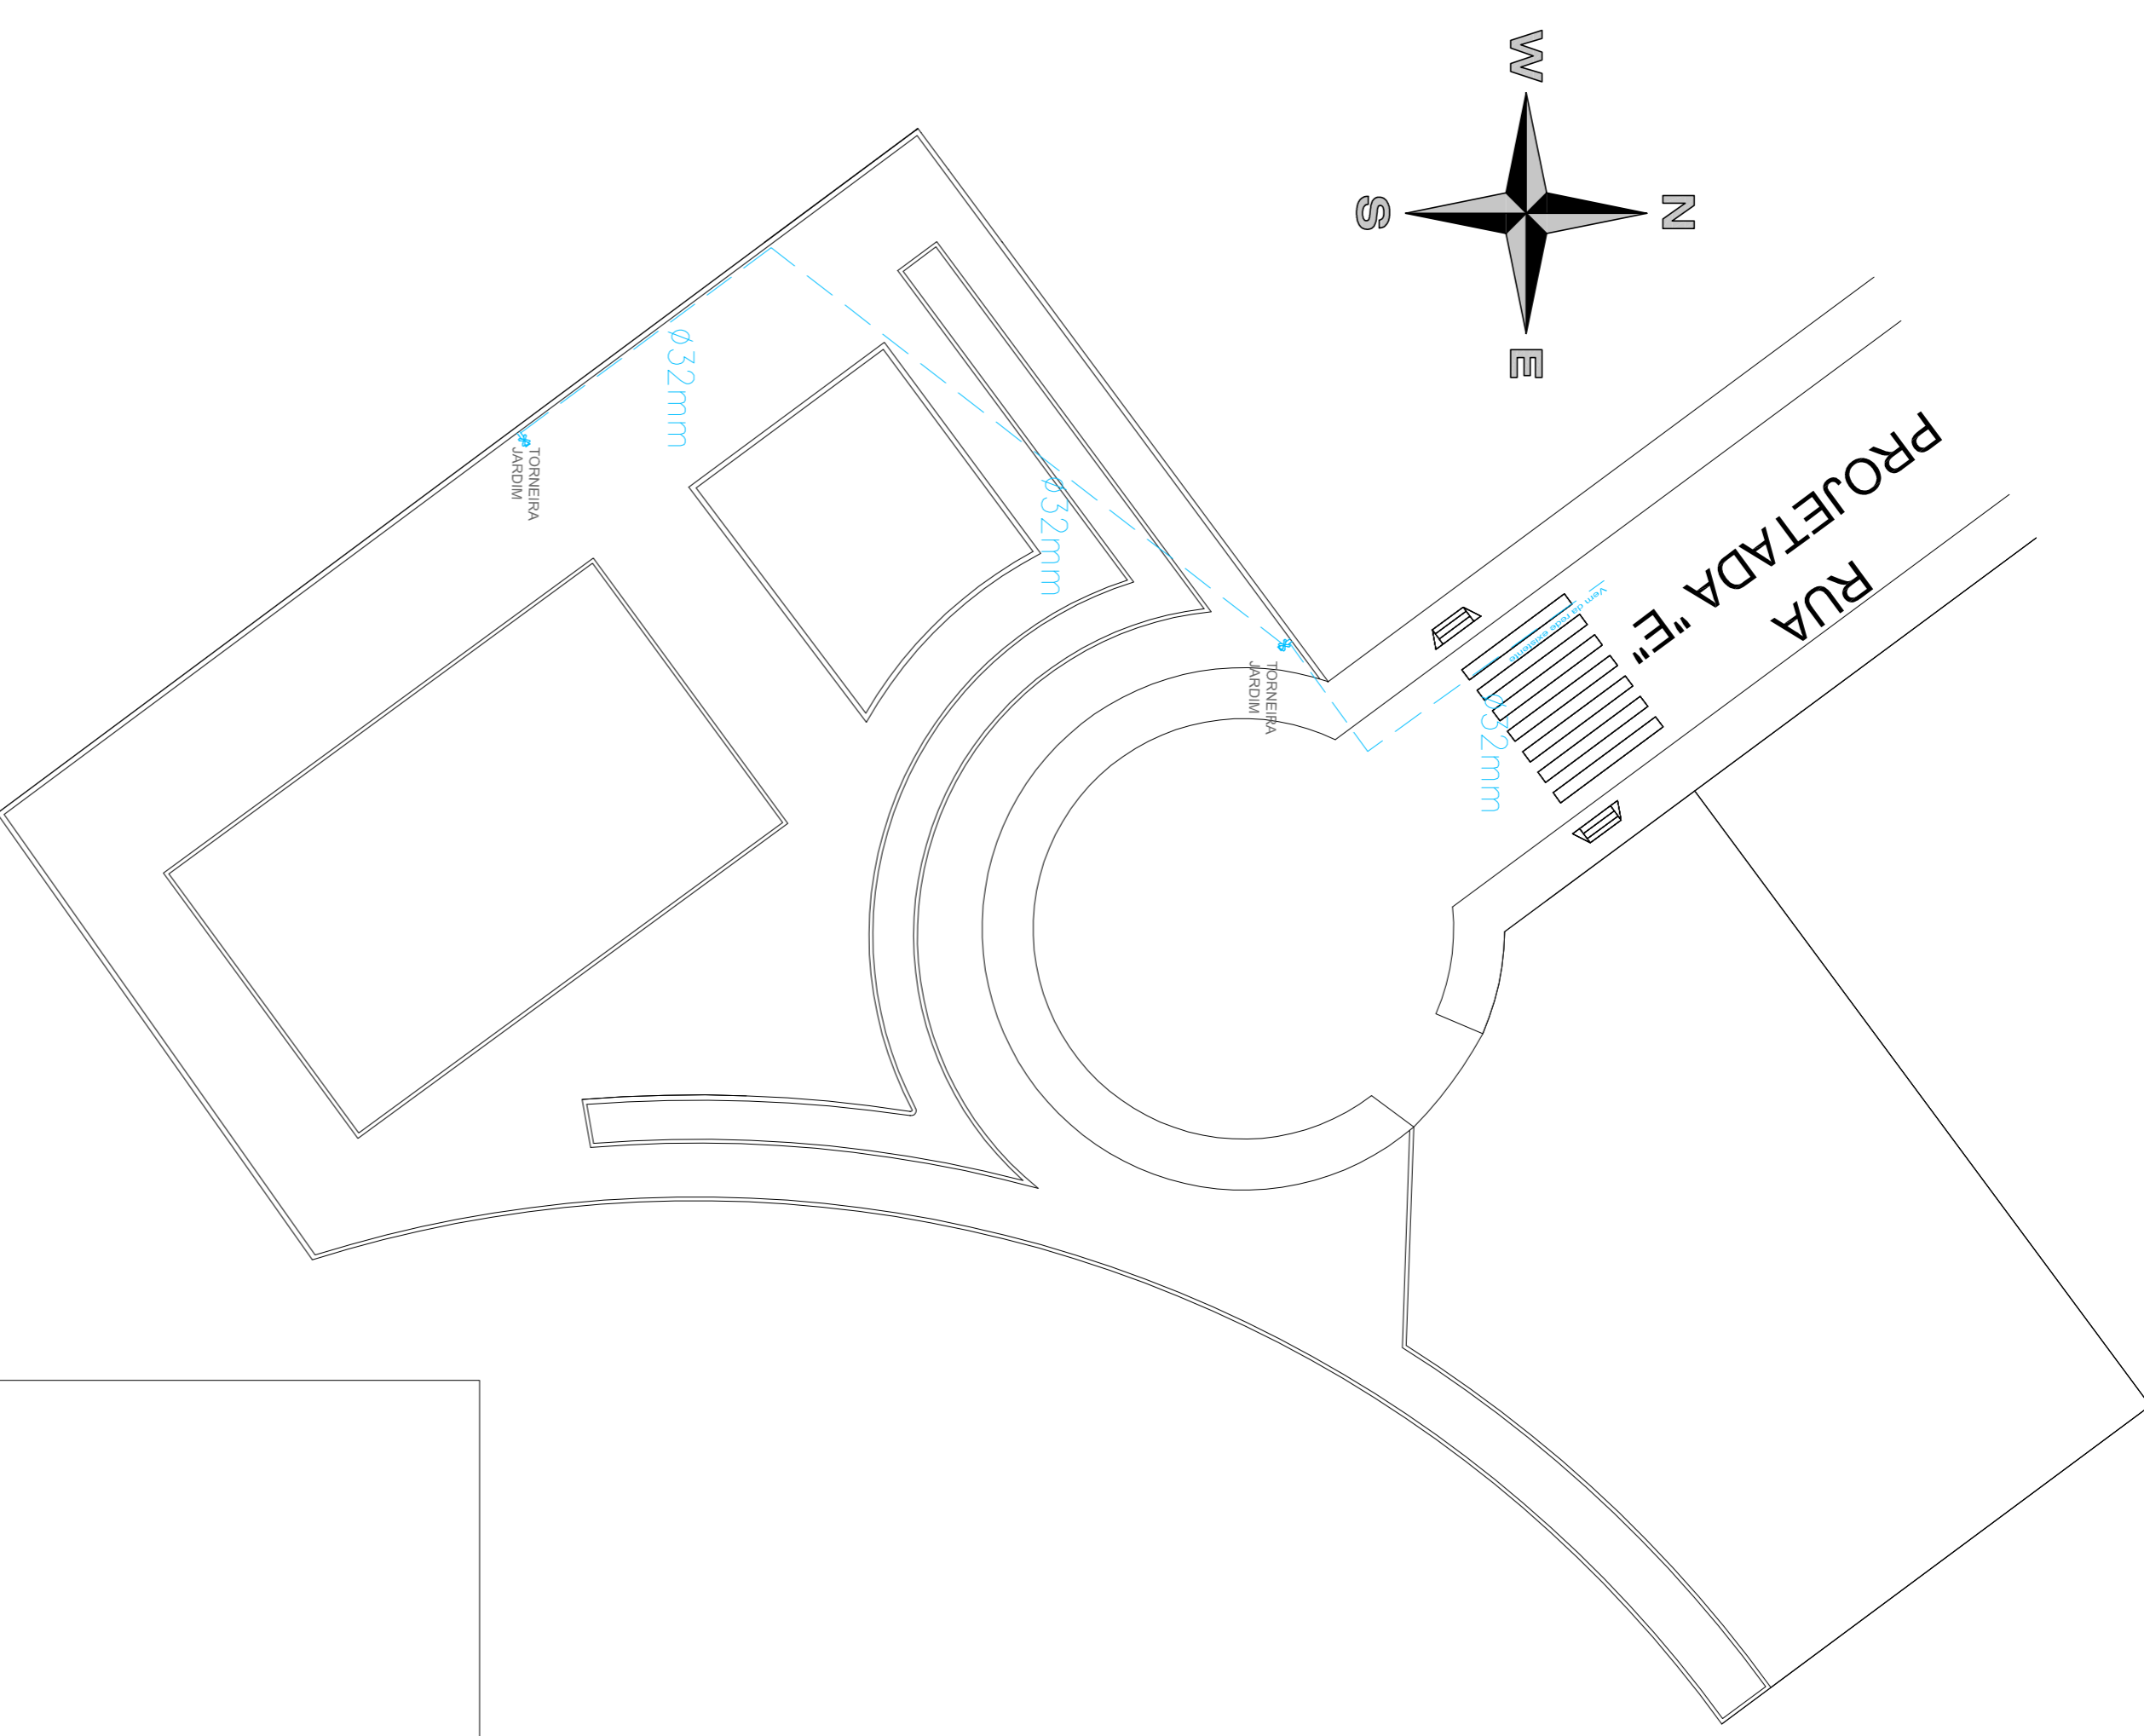

PLANTA HIDRAÚLICA  
ESCALA 1/250

Direitos autorais reservados - Lei 5989/73.  
Consultar projetos complementares.  
Verificar medidas na obra.  
Medidas em metros. Divergência entre cotas e escala, prevalece as cotas.  
Qualquer alteração deverá ser autorizada pelo responsável técnico.  
Declara que a aprovação do projeto não implica no recolhimento de taxas, nem do drible de propriedade do terreno.

**WZV** **SUZANE RIGEL**  
ARQUITETA E URBANISTA  
CAU/BR-486043-3

RESPONSÁVEL TÉCNICO: SUZANE RIGEL  
PROPRIETÁRIO: PREFEITURA MUNICIPAL DE CAPINZAL  
EMPREENDIMENTOS: PROJETO URBANÍSTICO

OBRAS: PRAÇA LOTEAMENTO NOVA CAPINZAL  
DISCRIMINAÇÃO: PLANTA ELÉTRICA  
PLANTA HIDRAÚLICA

ÁREA DE INTERVENÇÃO: 1.669,00 m<sup>2</sup>  
ESCALA: INDICADA  
DATA: ABRIL/2019

Prefeitura Municipal de Capinzal

06/07