


OBS: Os Equipamentos serão em aço carbono com pintura eletrostática a pó

PLANTA BAIXA DA ACADEMIA AO AR LIVRE
 Área: 526,00m²
 Escala 1:100

DET. FIXAÇÃO DOS EQUIPAMENTOS
 (Cotas em centímetros)

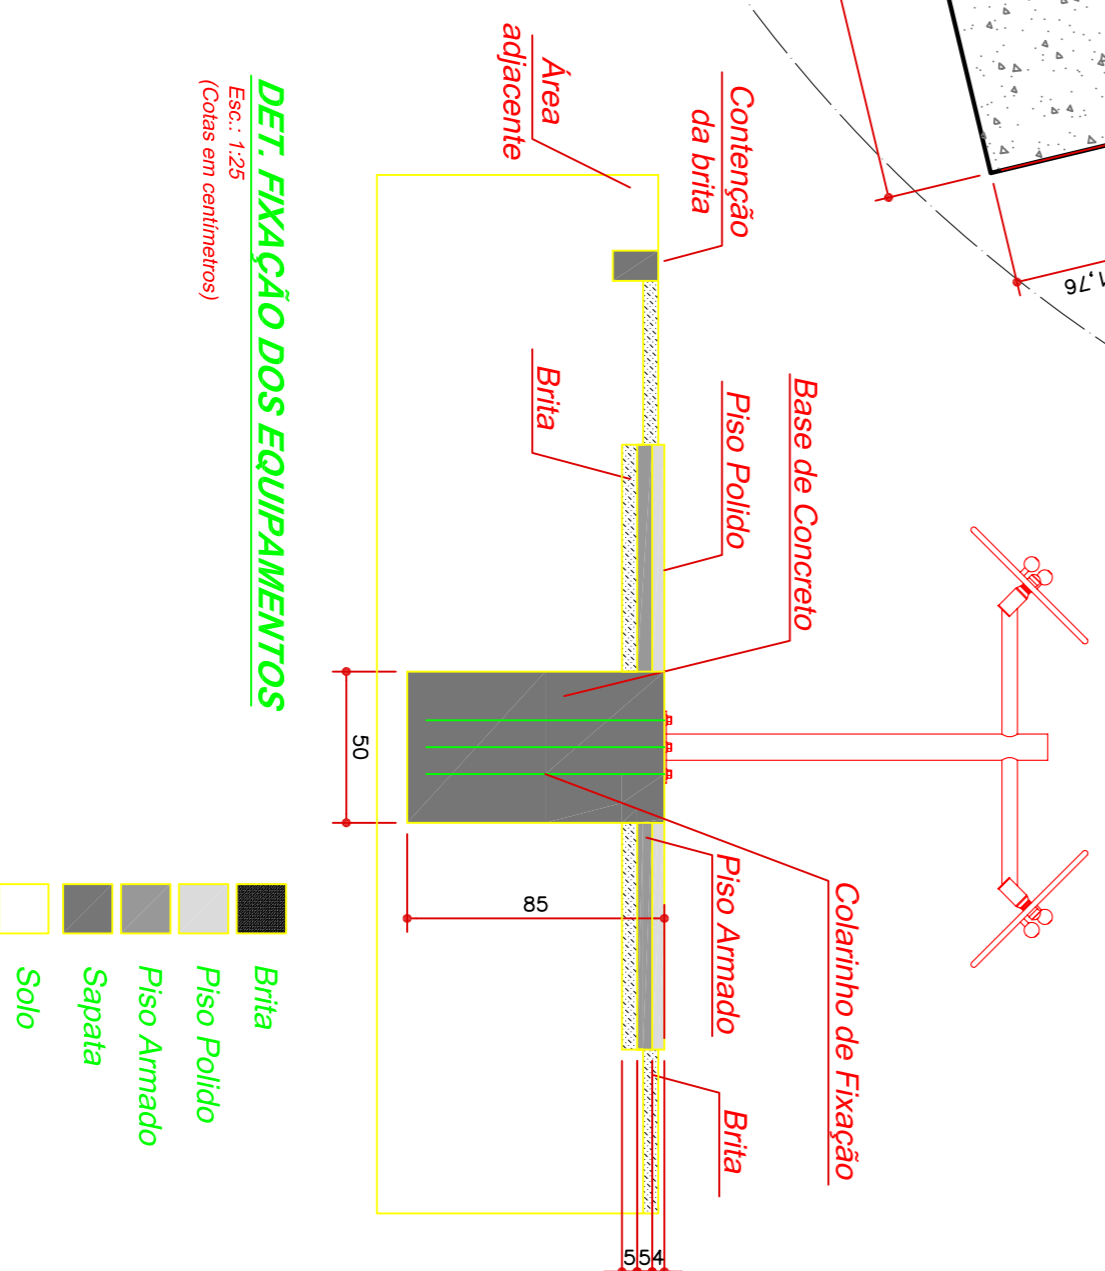

- LEGENDA ACADEMIA AO AR LIVRE**
- 01 Alongador 3 alturas
 - 02 Cadeira 6 exercícios
 - 03 Cadeira pressão de pernas dupla
 - 04 Remada sentada dupla
 - 05 Simulador de caminhada dupla
 - 06 Surf duplo
 - 07 Simulador de caminhada dupla
 - 08 Volante de rotação vertical duplo
 - 09 Volante de rotação inclinado duplo
 - 10 Twist duplo
 - 11 Pectoral duplo
 - 12 Barra de alongamento 3 alturas
 - 13 Extensor lombar
 - 14 Abdominal duplo
 - 15 Simulador de esqui duplo

Rua Roberto Trompowski, 69 - 2º andar - Fone: 40 3622-2800 Fax: 3523-2325 www.ammoc.com.br e-mail ammoc@ammoc.com.br - CAPINZAL, SC

ammoc

PREFEITURA MUNICIPAL DE CAPINZAL

Objeto: **IMPLANTAÇÃO DE ACADEMIA AO AR LIVRE**

Referência: **PROJETO ARQUITETÔNICO**

Local da Obra: **ÁREA DE LAZER DR. ARNALDO FAVORITO - CAPINZAL - SC**

Qualquer alteração consulte os responsáveis técnicos

Assinatura Responsável Técnico: _____ Assinatura Projeto: _____

Projeto: **DENIR MARGO ZULIAN - ENG. CIVIL - CREA/SC 50.805-8**
MICHEL ALBERTI - ENG. CIVIL - CREA/SC 80.032-6
ANA JULLIA UNGERICH - ENG. CIVIL - CREA/SC 105.295-8

Projeto: **02/02**

Desenho: **KLEVERTON** Data: **MARÇO / 2012** Escala: **INDICADA(S)** Área Total: **526,00m²**